


CALLE FINLANDIA

CALLE HOLANDA

CALLE GRECIA

AVENIDA DE EUROPA

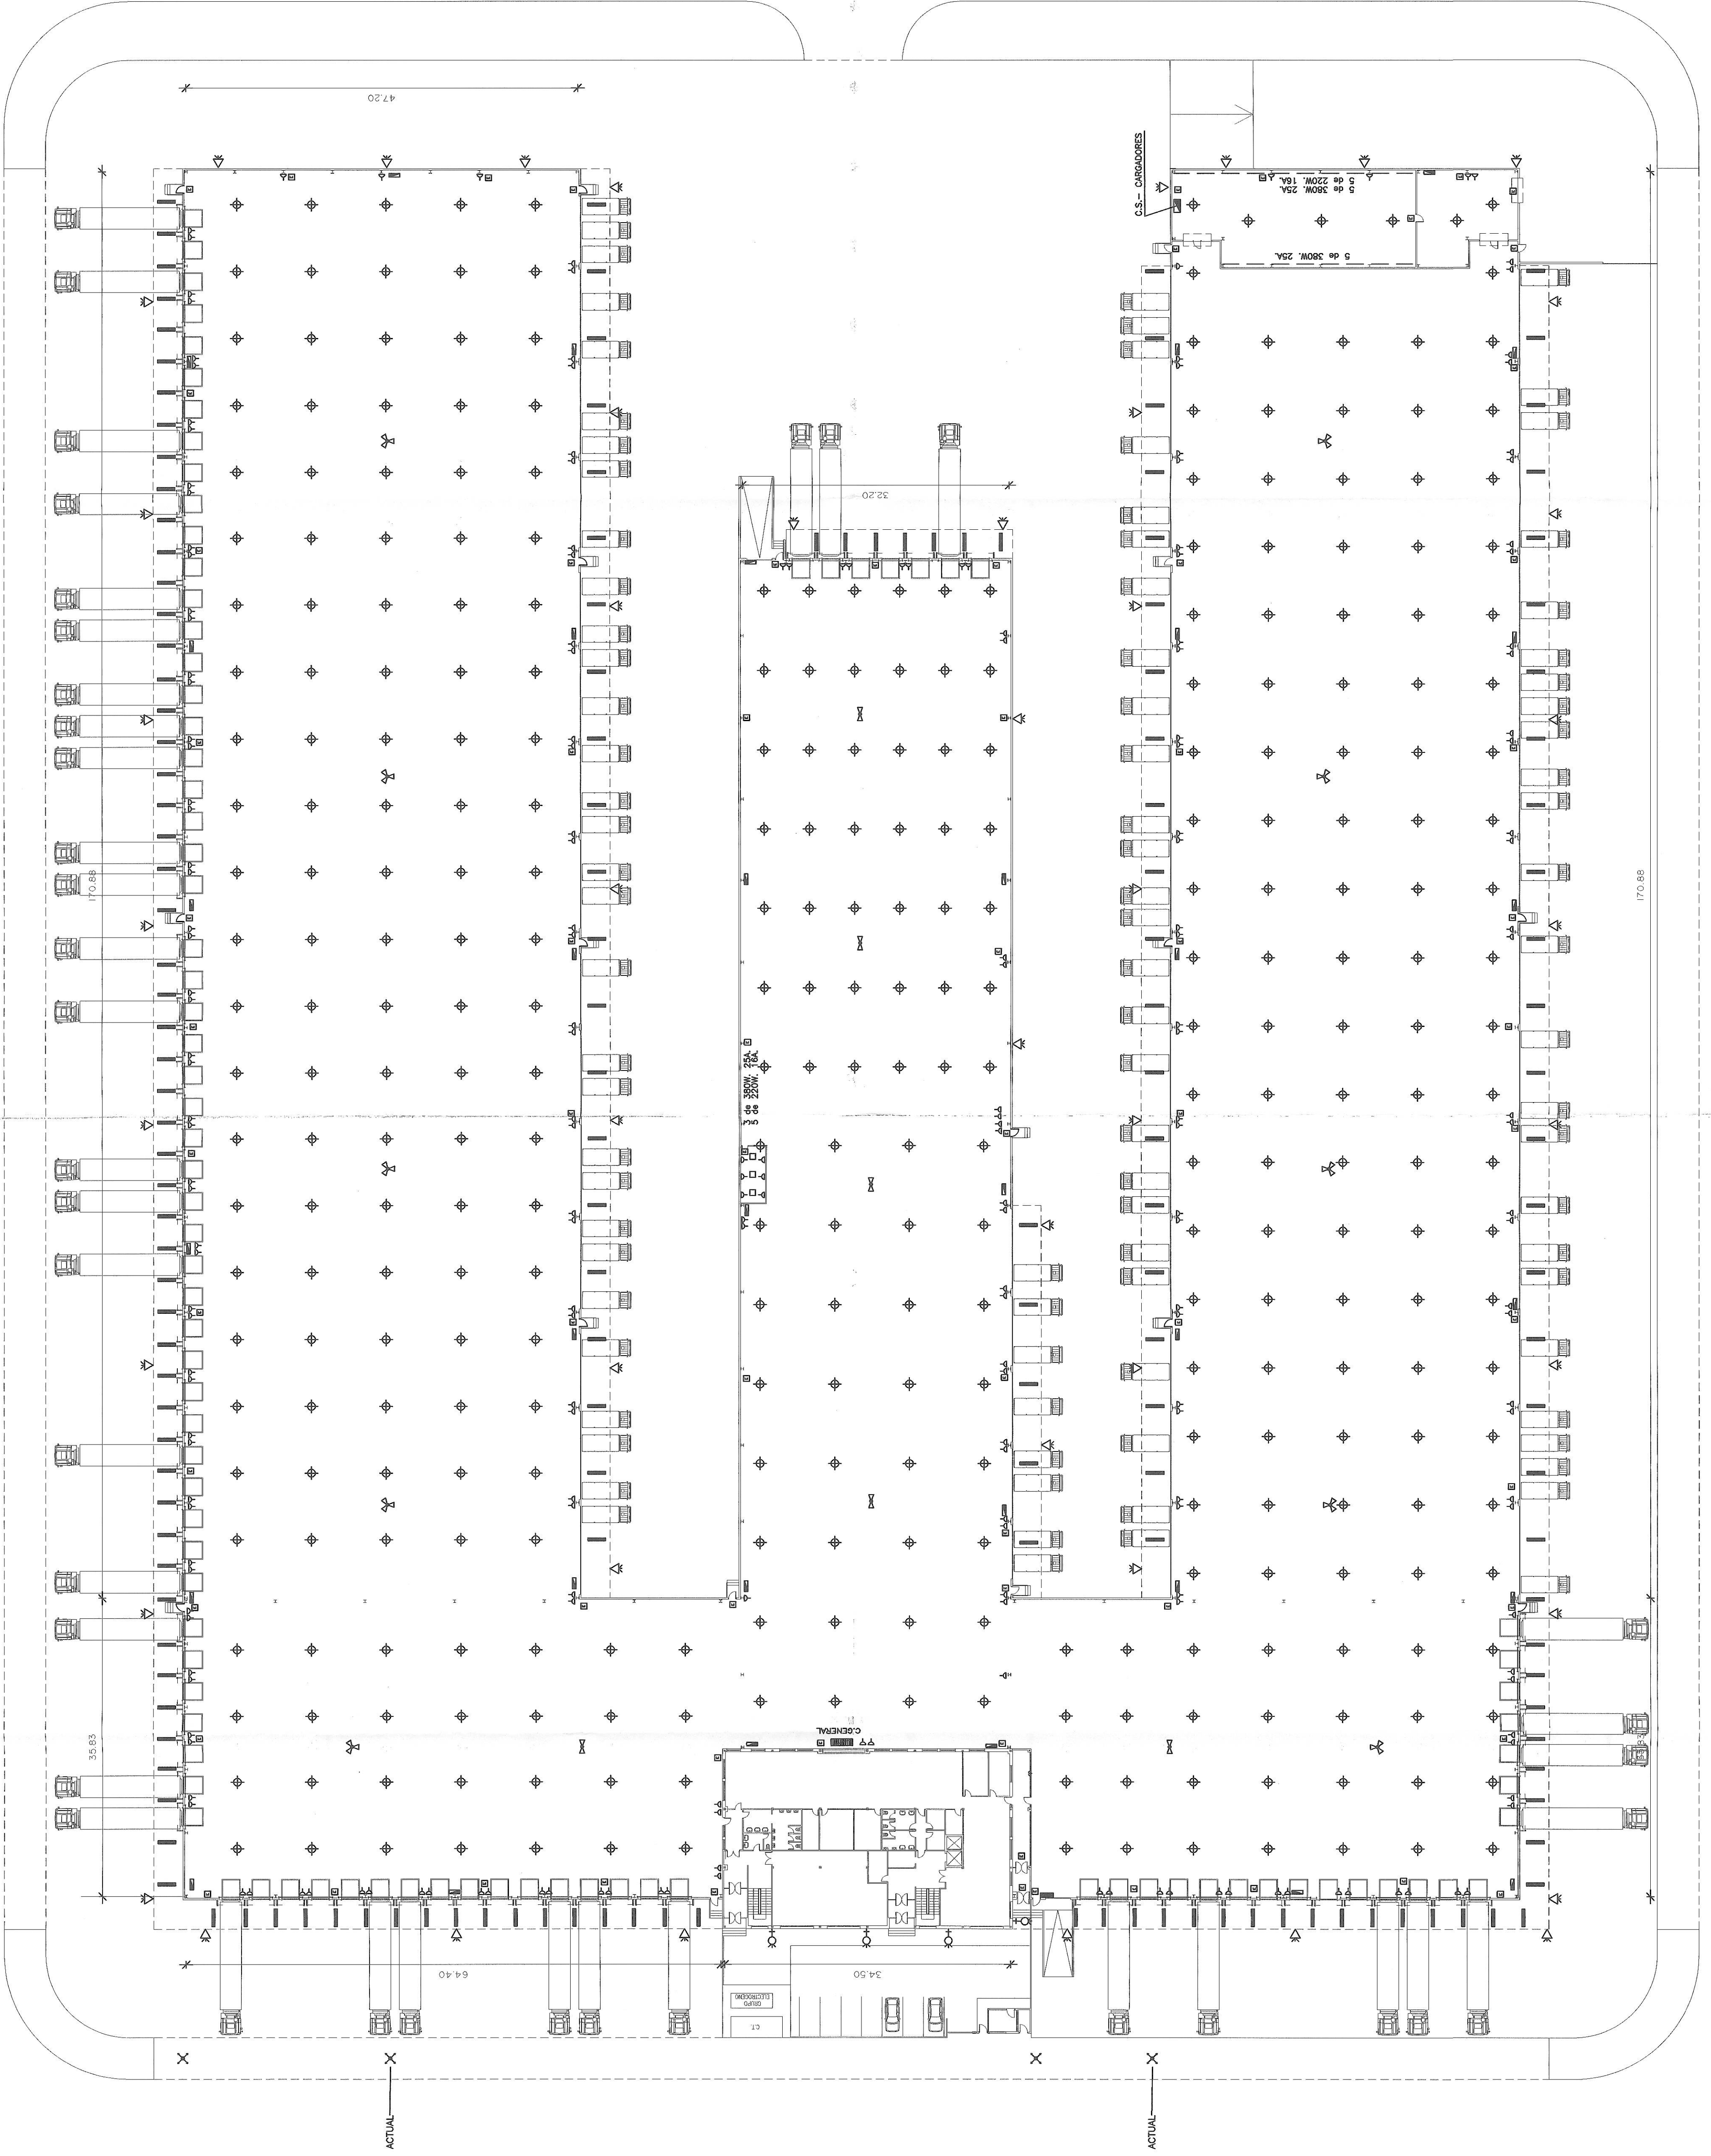

LEYENDA

- PANTALLA FLUORESCENTE 4X20W.
- REOLETA FLUORESCENTE ESTANCA 2X58W
- EMERGENCIA 700 LUMENES
- LUMINARIA INDALUX 250W VSAP.
- LUMINARIA COMBI 60W VSAP.
- PROYECTOR 250W V.S.A.P.
- BOMBA
- TOMA DE CORRIENTE 2X16A

COLEGIO OFICIAL DE INGENIEROS
TECNICOS INDUSTRIALES DE MADRID
003157
VISADO - MADRID
CON DIRECCION

PLANOS DEFINITIVOS SEGUN FIN DE OBRA 3

ESCALA
1/400
EL INGENIERO TECNICO INDUSTRIAL

PROYECTO DE INSTALACION DE ALMACEN DE
DEPOSITO Y DISTRIBUCION DE MERCANCIAS
PARA EMPRESA DE TRANSPORTES

SITUACION COSLADA AVDA. EUROPA N. 5
PARCELA N. 1 DE LA SUPERMANZANA S-2 DEL C.T.C.

PROPIEDAD TRANSPORTES AZKAR S.A.

PLANO DE:
PLANTA BAJA ELECTRICIDAD

24